


Połączenie do  
istniejącego uzłomu  
otokowego

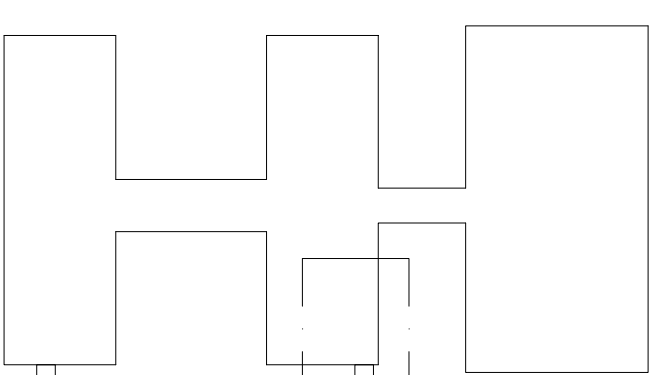

#### UWAGI:

1. Przewody do pomp prowadzić od góry w korytku siatkowym
2. Oświetlenie i gniazda ogólnego przeznaczenia - istniejące

#### LEGENDA

**TPP2** Tablica rozdzielcza TPP2

**BK2** Bateria kondensatorów

Szyna wyrównania potencjałów PAS

# K&K

**KAPICA KARPIAK TECHNIKA GRZEWICZA I SANITARNA**  
44-200 RYBNIK UL. SZKOŁNA 46 TEL. 32 4237177 32 429376  
FAX: 32 4293777, EMAIL: KAPICAKARPIAK@NEOSTRADA.PL

**PRZEBUDOWA KOTŁOWNI I MONTAŻ POMP  
CIEPŁA W ZESPOLE SZKÓŁ W TUŁOWICACH**

Pomieszczenie węzła P2 – instalacje elektryczne

Treść opracowania  
Data  
07.2012

Investor  
ZESPÓŁ SZKÓŁ W TUŁOWICACH, UL. ZAMKOWA 15  
Skala  
1:50

Obiekt  
ZESPÓŁ SZKÓŁ, UL. ZAMKOWA 15, 49-130 TUŁOWICE

Projektował  
inż. Andrzej Zielonka, nr upr. 1262/06  
Nr rys.  
E/4

Sprawdził  
mgr inż. Mieczysław Pawlik, nr upr. 62/84